



PŘEHLEDNÁ SITUACE MOBILIÁŘE  
M 1:500

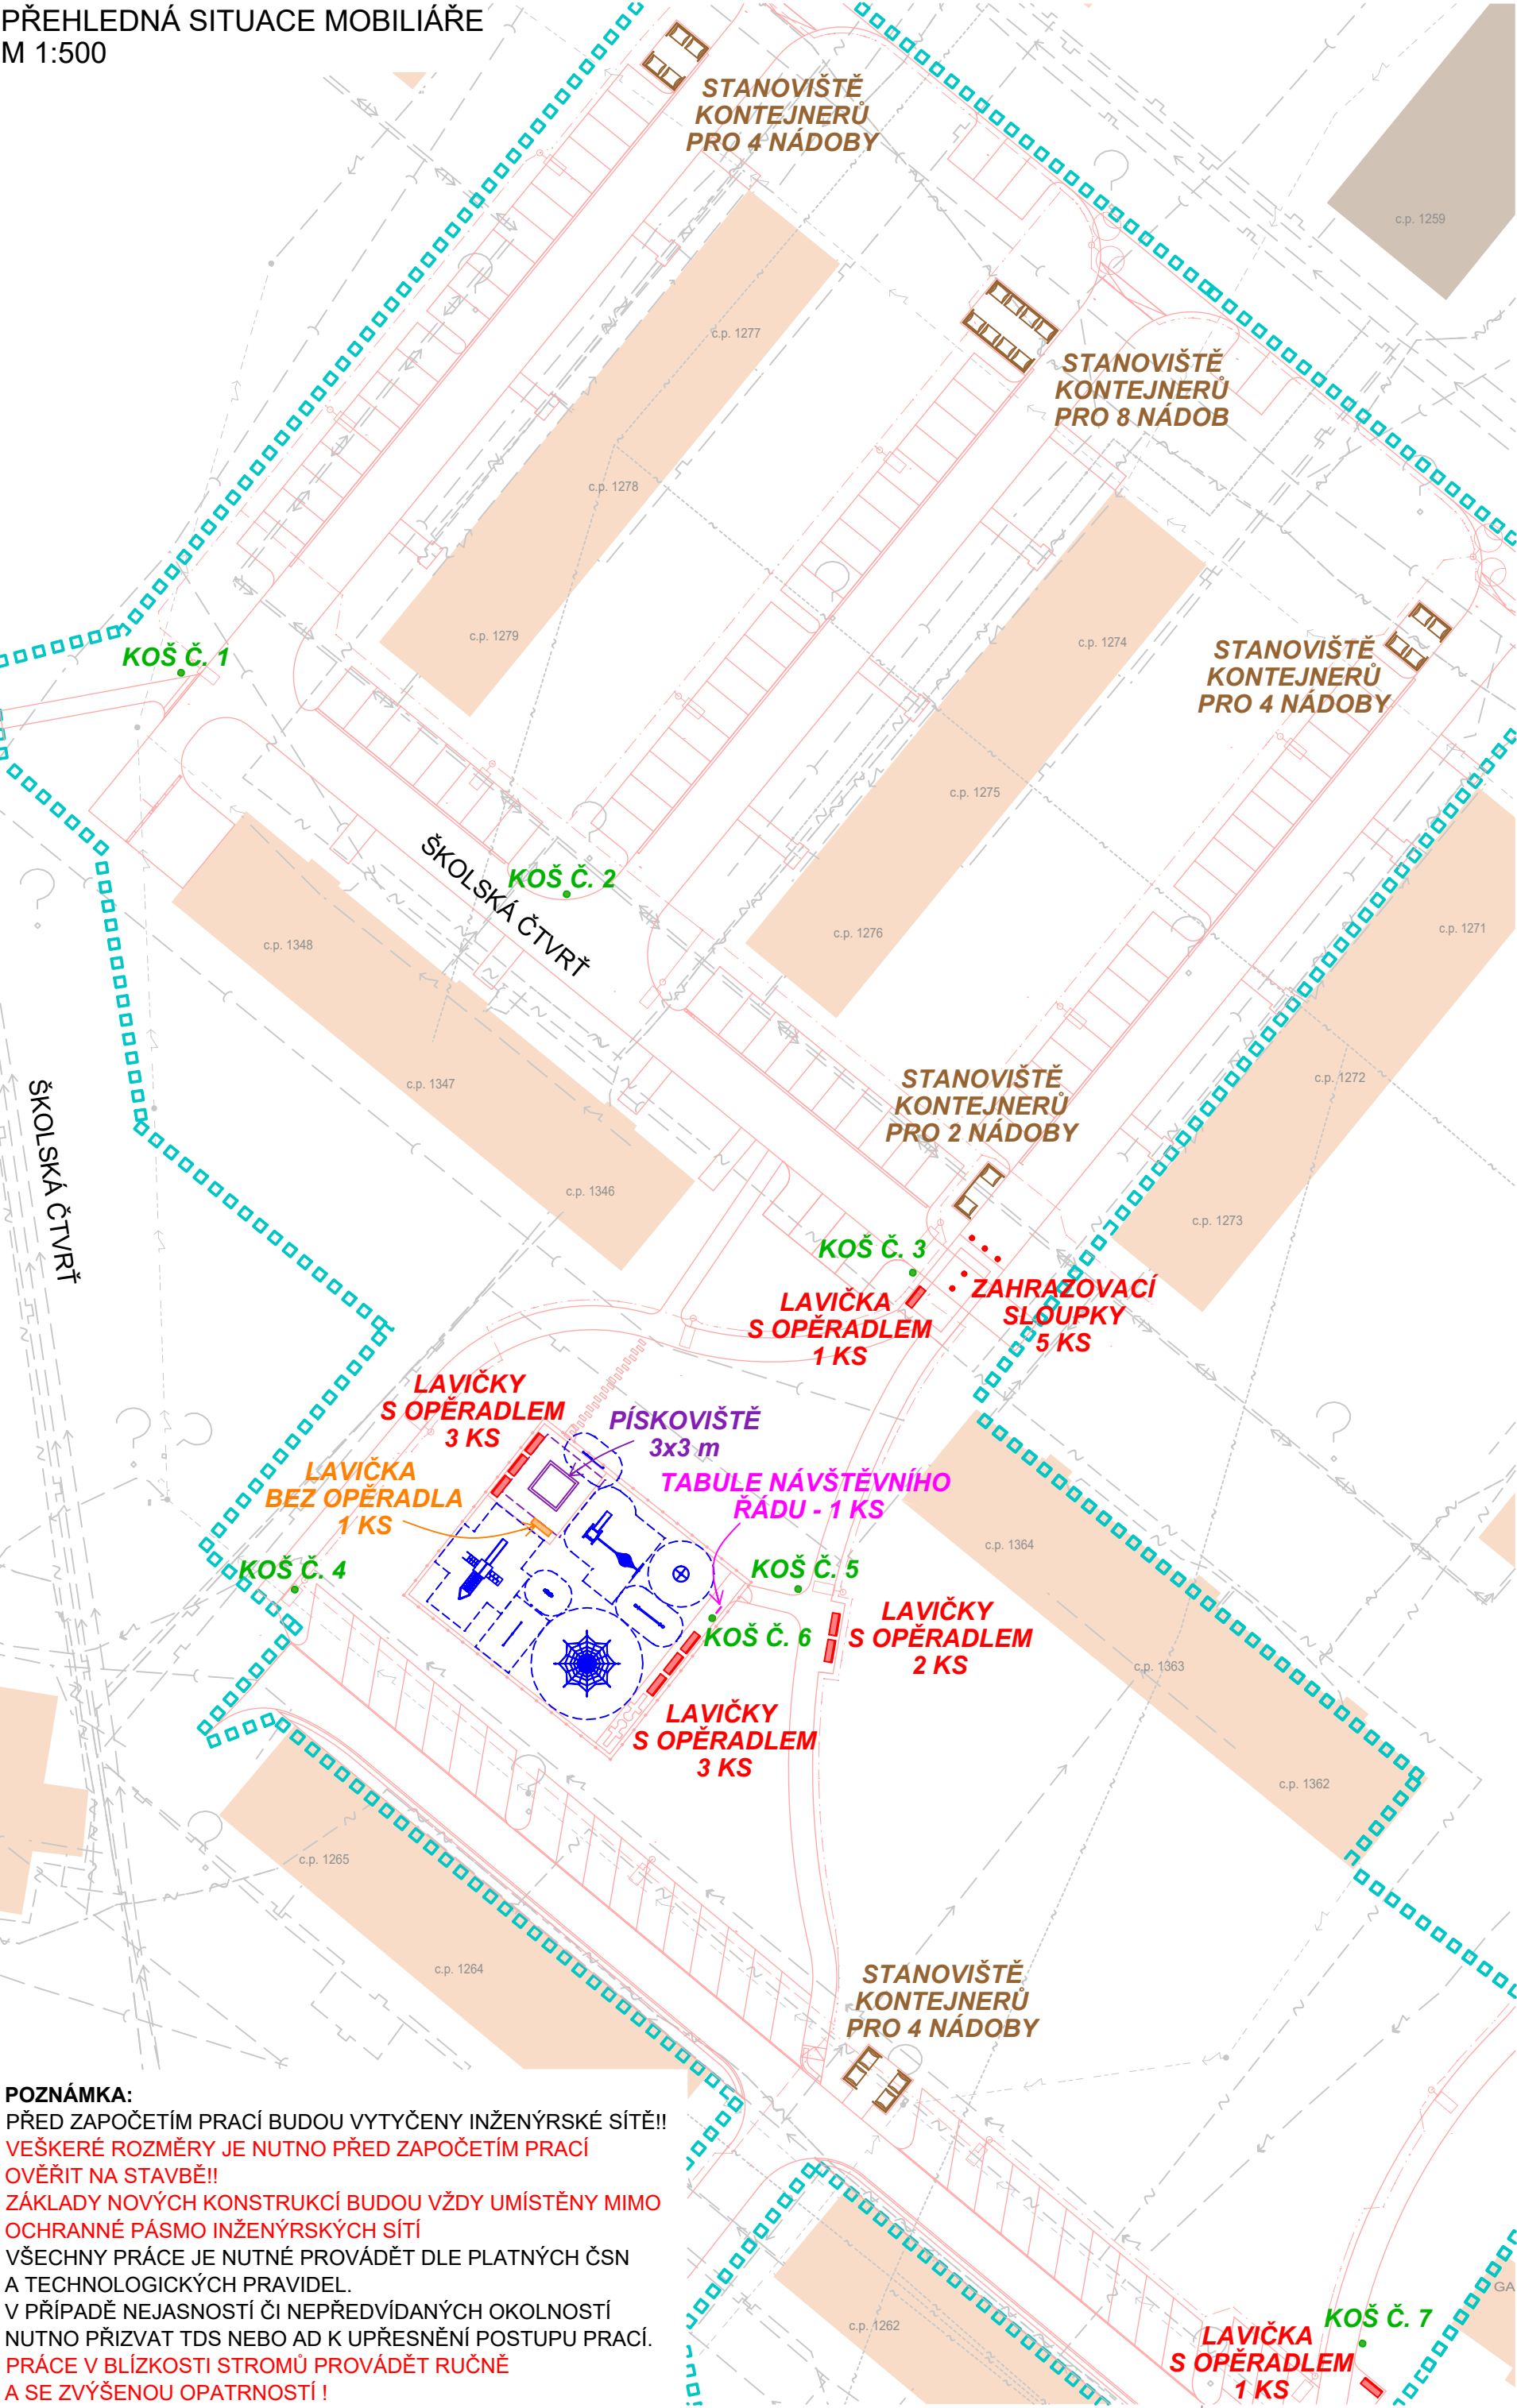

**POZNÁMKA:**  
- PŘED ZAPOČETÍM PRACÍ BUDOU VYTYČENY INŽENÝRSKÉ SÍTĚ!!  
- VEŠKERÉ ROZMĚRY JE NUTNO PŘED ZAPOČETÍM PRACÍ OVĚŘIT NA STAVBĚ!!  
- ZÁKLADY NOVÝCH KONSTRUKCÍ BUDOU VŽDY UMÍSTĚNY MIMO OCHRANNÉ PÁSMO INŽENÝRSKÝCH SÍTÍ  
- VŠECHNY PRÁCE JE NUTNÉ PROVÁDĚT DLE PLATNÝCH ČSN A TECHNOLOGICKÝCH PRAVIDEL.  
V PŘÍPADĚ NEJASNOSTÍ ČI NEPŘEDVÍDANÝCH OKOLNOSTÍ NUTNO PŘIZVAT TDS NEBO AD K UPŘESNĚNÍ POSTUPU PRACÍ.  
- PRÁCE V BLÍZKOSTI STROMŮ PROVÁDĚT RUČNĚ A SE ZVÝŠENOU OPATRNOSTÍ !

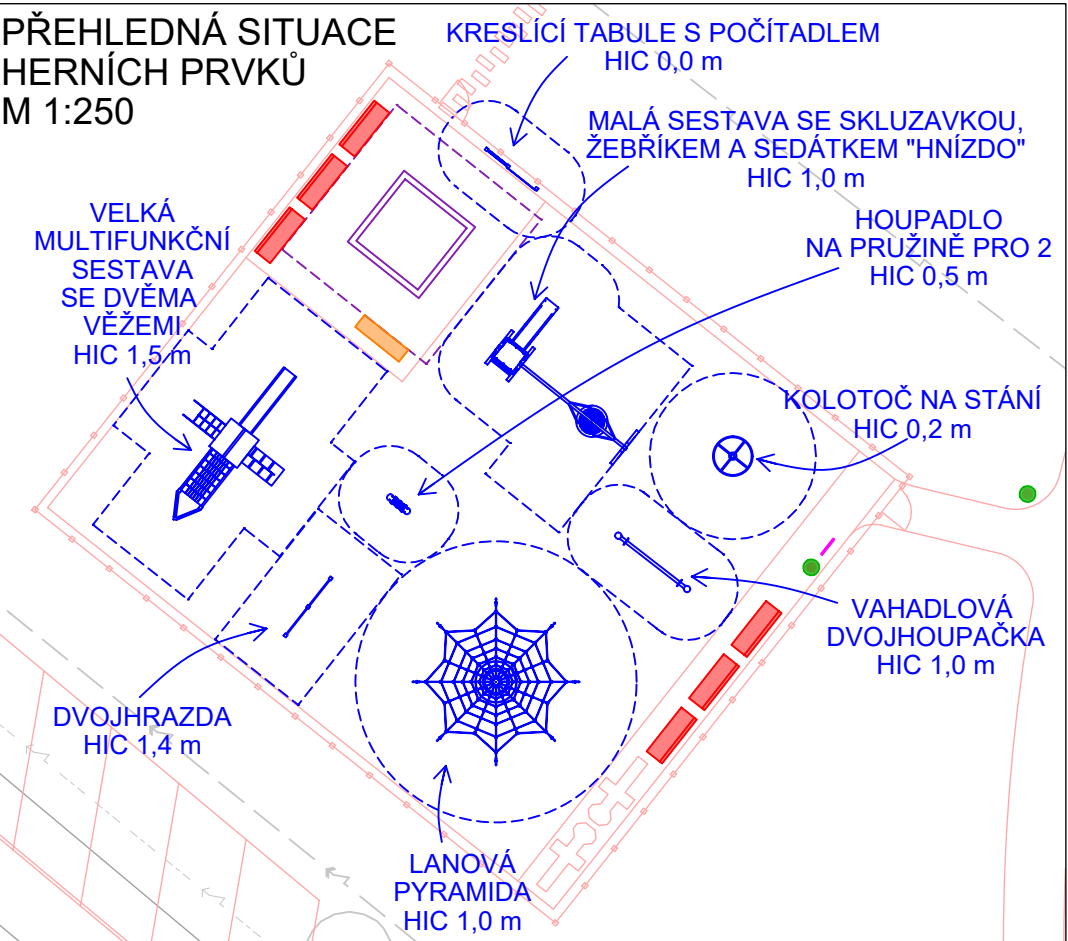

- LEGENDA**
- BYTOVÁ ZÁSTAVBA
  - NAVRŽENÝ STAV VČETNĚ NÁVRHU VO A OPLOCENÍ DĚTSKÉHO HRŠTĚ
  - HRANICE ŘEŠENÉHO ÚZEMÍ
  - NAVRŽENÁ LAVIČKA S OPĚRADLEM / BEZ OPĚRADLA Celkem 10 ks / Celkem 1 ks
  - NAVRŽENÝ ODPADKOVÝ KOŠ Celkem 7 ks
  - NAVRŽENÉ STANOVIŠTĚ KONTEJNERŮ - pro 2 nádoby - celkem 1 ks, pro 4 nádoby - celkem 3 ks, pro 8 nádob - celkem 1 ks
  - NAVRŽENÉ HERNÍ PRVKY S VYZNAČENÍM BEZPEČNOSTNÍ ZÓNY
  - NAVRŽENÉ PÍSKOVIŠTĚ 3 x 3 m S VYZNAČENÍM BEZPEČNOSTNÍ ZÓNY
  - NAVRŽENÉ ZAHRAZOVACÍ SLOUPKY Celkem 5 ks
  - NAVRŽENÁ TABULE NÁVŠTĚVNÍHO ŘÁDU Celkem 1 ks

- LEGENDA STÁVAJÍCÍCH INŽENÝRSKÝCH SÍTÍ**
- PODZEMNÍ VEDENÍ EL. NN. DO 1 kV, ČEZ Distribuce, a.s.
  - PODZEMNÍ VEDENÍ EL. VN. DO 35 kV, ČEZ Distribuce, a.s.
  - NADZEMNÍ VEDENÍ EL. VN. DO 1 kV, ČEZ Distribuce, a.s.
  - PLÁNOVANÉ PODZEMNÍ VEDENÍ EL. NN. DO 1 kV, ČEZ Distribuce, .a.s.
  - VODOVODNÍ POTRUBÍ PITNÉ VODY, SmVaK a.s.
  - KANALIZAČNÍ POTRUBÍ, SmVaK a.s.
  - PLYNOVODNÍ NTL POTRUBÍ, GasNet, s.r.o.
  - PLYNOVODNÍ STL POTRUBÍ, GasNet, s.r.o.
  - PLÁNOVANÉ PLYNOVODNÍ STL POTRUBÍ S VYDANÝM ÚR č.j. OVÚP/18883/2019/rkrig/spis 4017/2019 (Říjen 2019), Gasnet, s.r.o.
  - SDĚLOVACÍ METALICKÝ KABEL, Cetin, a.s.
  - SDĚLOVACÍ KABEL, UPC Česká Republika, s.r.o.

ATELIER GENIUS LOCI, S.R.O.  
STODOLNÍ 17  
CZ - 702 00 OSTRAVA  
TEL: 5 96 111 842  
www.a-geniusloci.eu

**GENIUS LOCI**  
ATELIÉR

zhodovitel		
alces		
investor:	Město Frenštát pod Radhoštěm, nám. Míru 1, Frenštát pod Radhoštěm	stupeň PD: DPS
místo stavby:	Frenštát pod Radhoštěm, sídliště Školská čtvrť	číslo PD:
autor:	Ing. arch. Iva Seitzová, autorizovaná architektka ČKA č. 02637	datum: srpen 2020
zodp. projektant:	Ing. arch. Iva Seitzová, autorizovaná architektka ČKA č. 02637	
projektant:	Ing. arch. Markéta Hajduková	měřítko: 1 : 500, 1:250
staveb. objekt:	SO 03 HERNÍ PRVKY, MOBILIÁŘ	
výkres:	PŘEHLEDNÁ SITUACE HERNÍCH PRVKŮ, MOBILIÁŘE	číslo výkresu: 01